


LEGENDA	
	- dachówka ceramiczna karpiewka, ułożona w koronkę
	- papa wierzchniego krycia

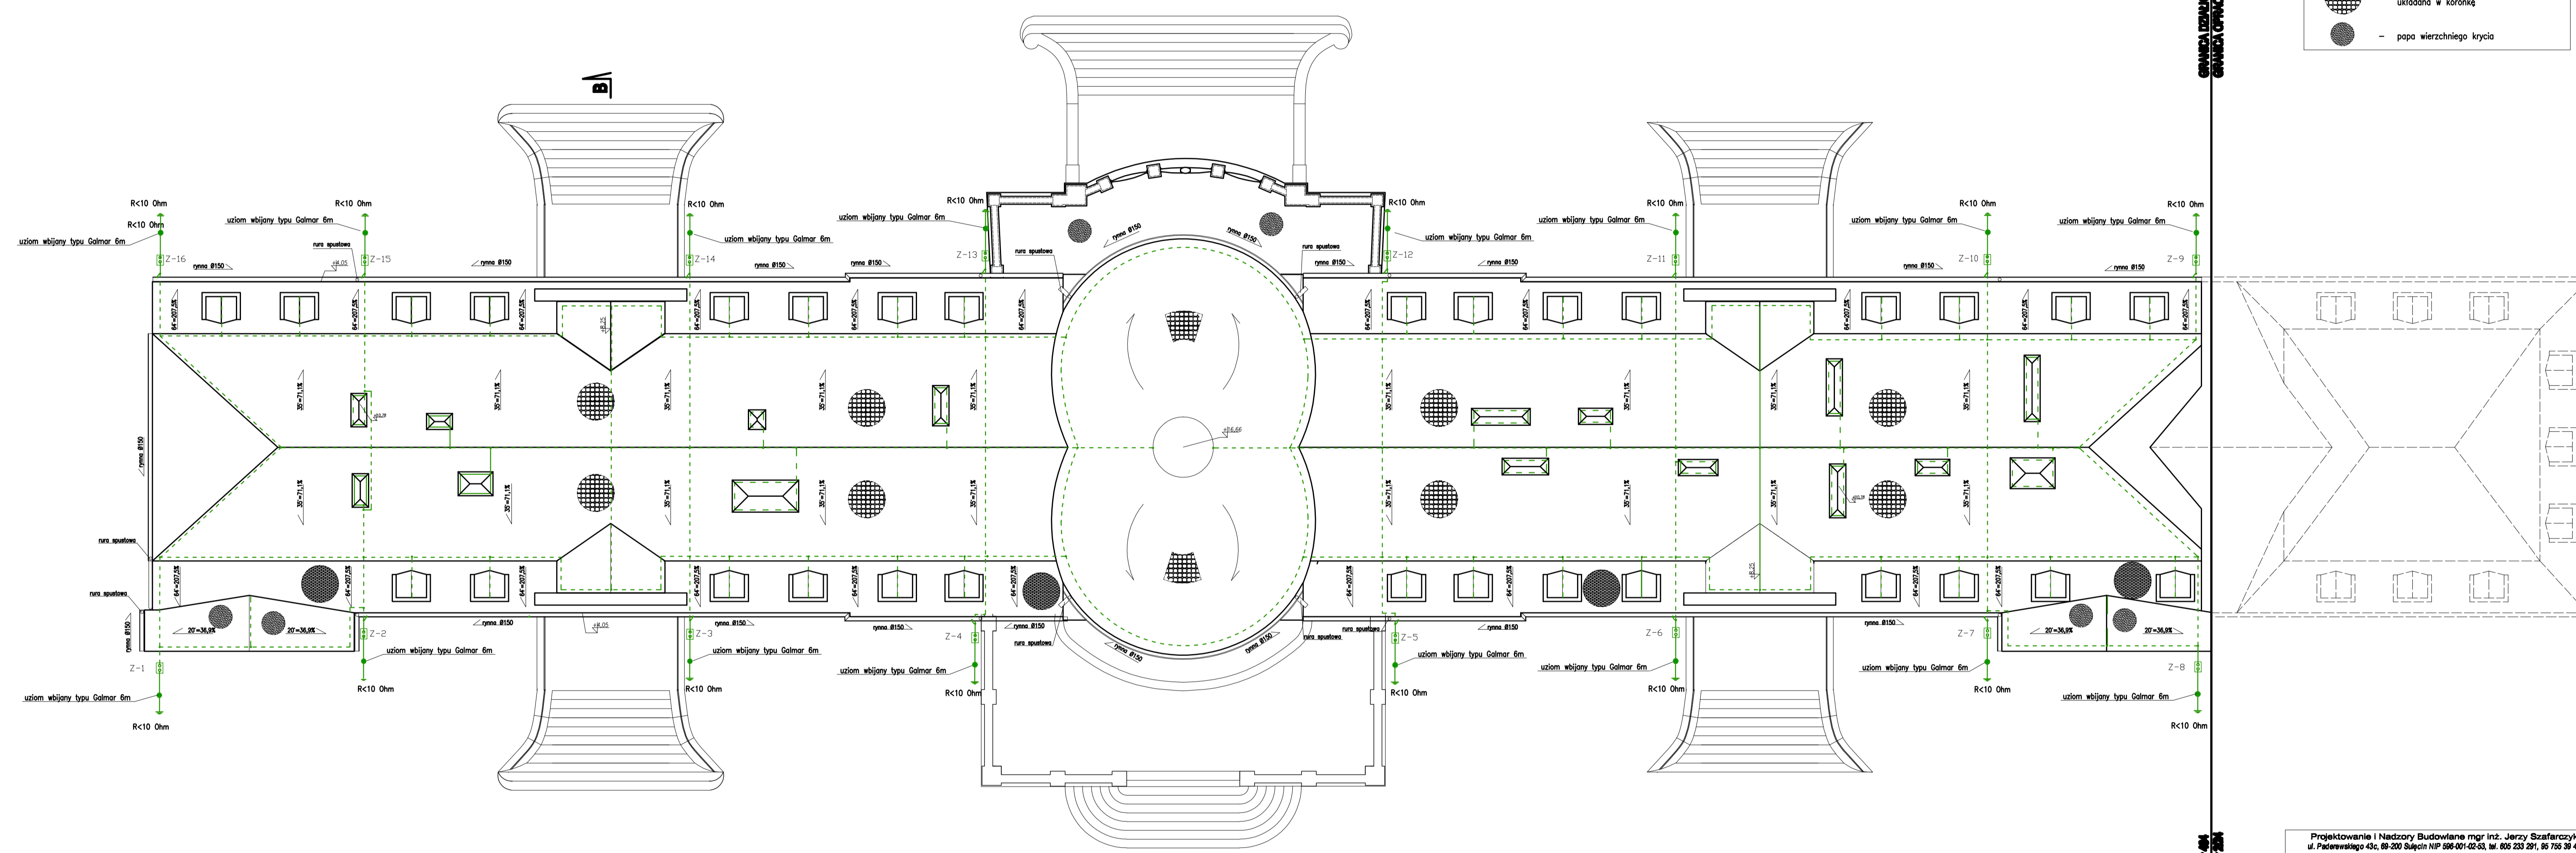

nową instalacje odgromową połączyć z istniejącym uziomem otokowym

- płaskownik ocynkowany FeZn 25x4mm
- drut odgromowy fi8
- Z... złącze kontrolne

Projektowanie i Nadzory Budowlane mgr inż. Jerzy Szarfarczyk ul. Piłsudskiego 40, 65-200 Sulęciszki NIP 658-091-02-03, tel. 605 233 291, 65 755 39 48	
OBIEKT:	Przebudowa (modernizacja) pokrycia dachowego z naprawą konstrukcji dachowej oraz przemurowanie kominów na obiekcie Pałacu w Gliźnie
ADRES:	adres: Glińno 123, działka nr 464 obręb Glińno, ewid. P.807.2014.6.
INWESTOR:	inwestor: Lubuski Ośrodek Doradztwa Rolniczego, Kalisk 91, 66-100 Sulęciszki
Projektant:	inż. Jacek Hajdysz upr. sieci i instalacje elektryczne nr ewid. LBS/0051/POE/12 bez ograniczeń
Specjalista:	inż. Eugeniusz Gyzo upr. sieci i instalacje elektryczne nr ewid. 134/90/Gw
Teknik:	tech. Edward Wrzosek upr. sieci i instalacje elektryczne nr ewid. 60/76/Gw bez ograniczeń
Instalacja odgromowa	
Skala: 1:100	
Strona: E-1	
Data: 15.05.2018	